



INTERVALLO INGRESSO 1 ZONA 1

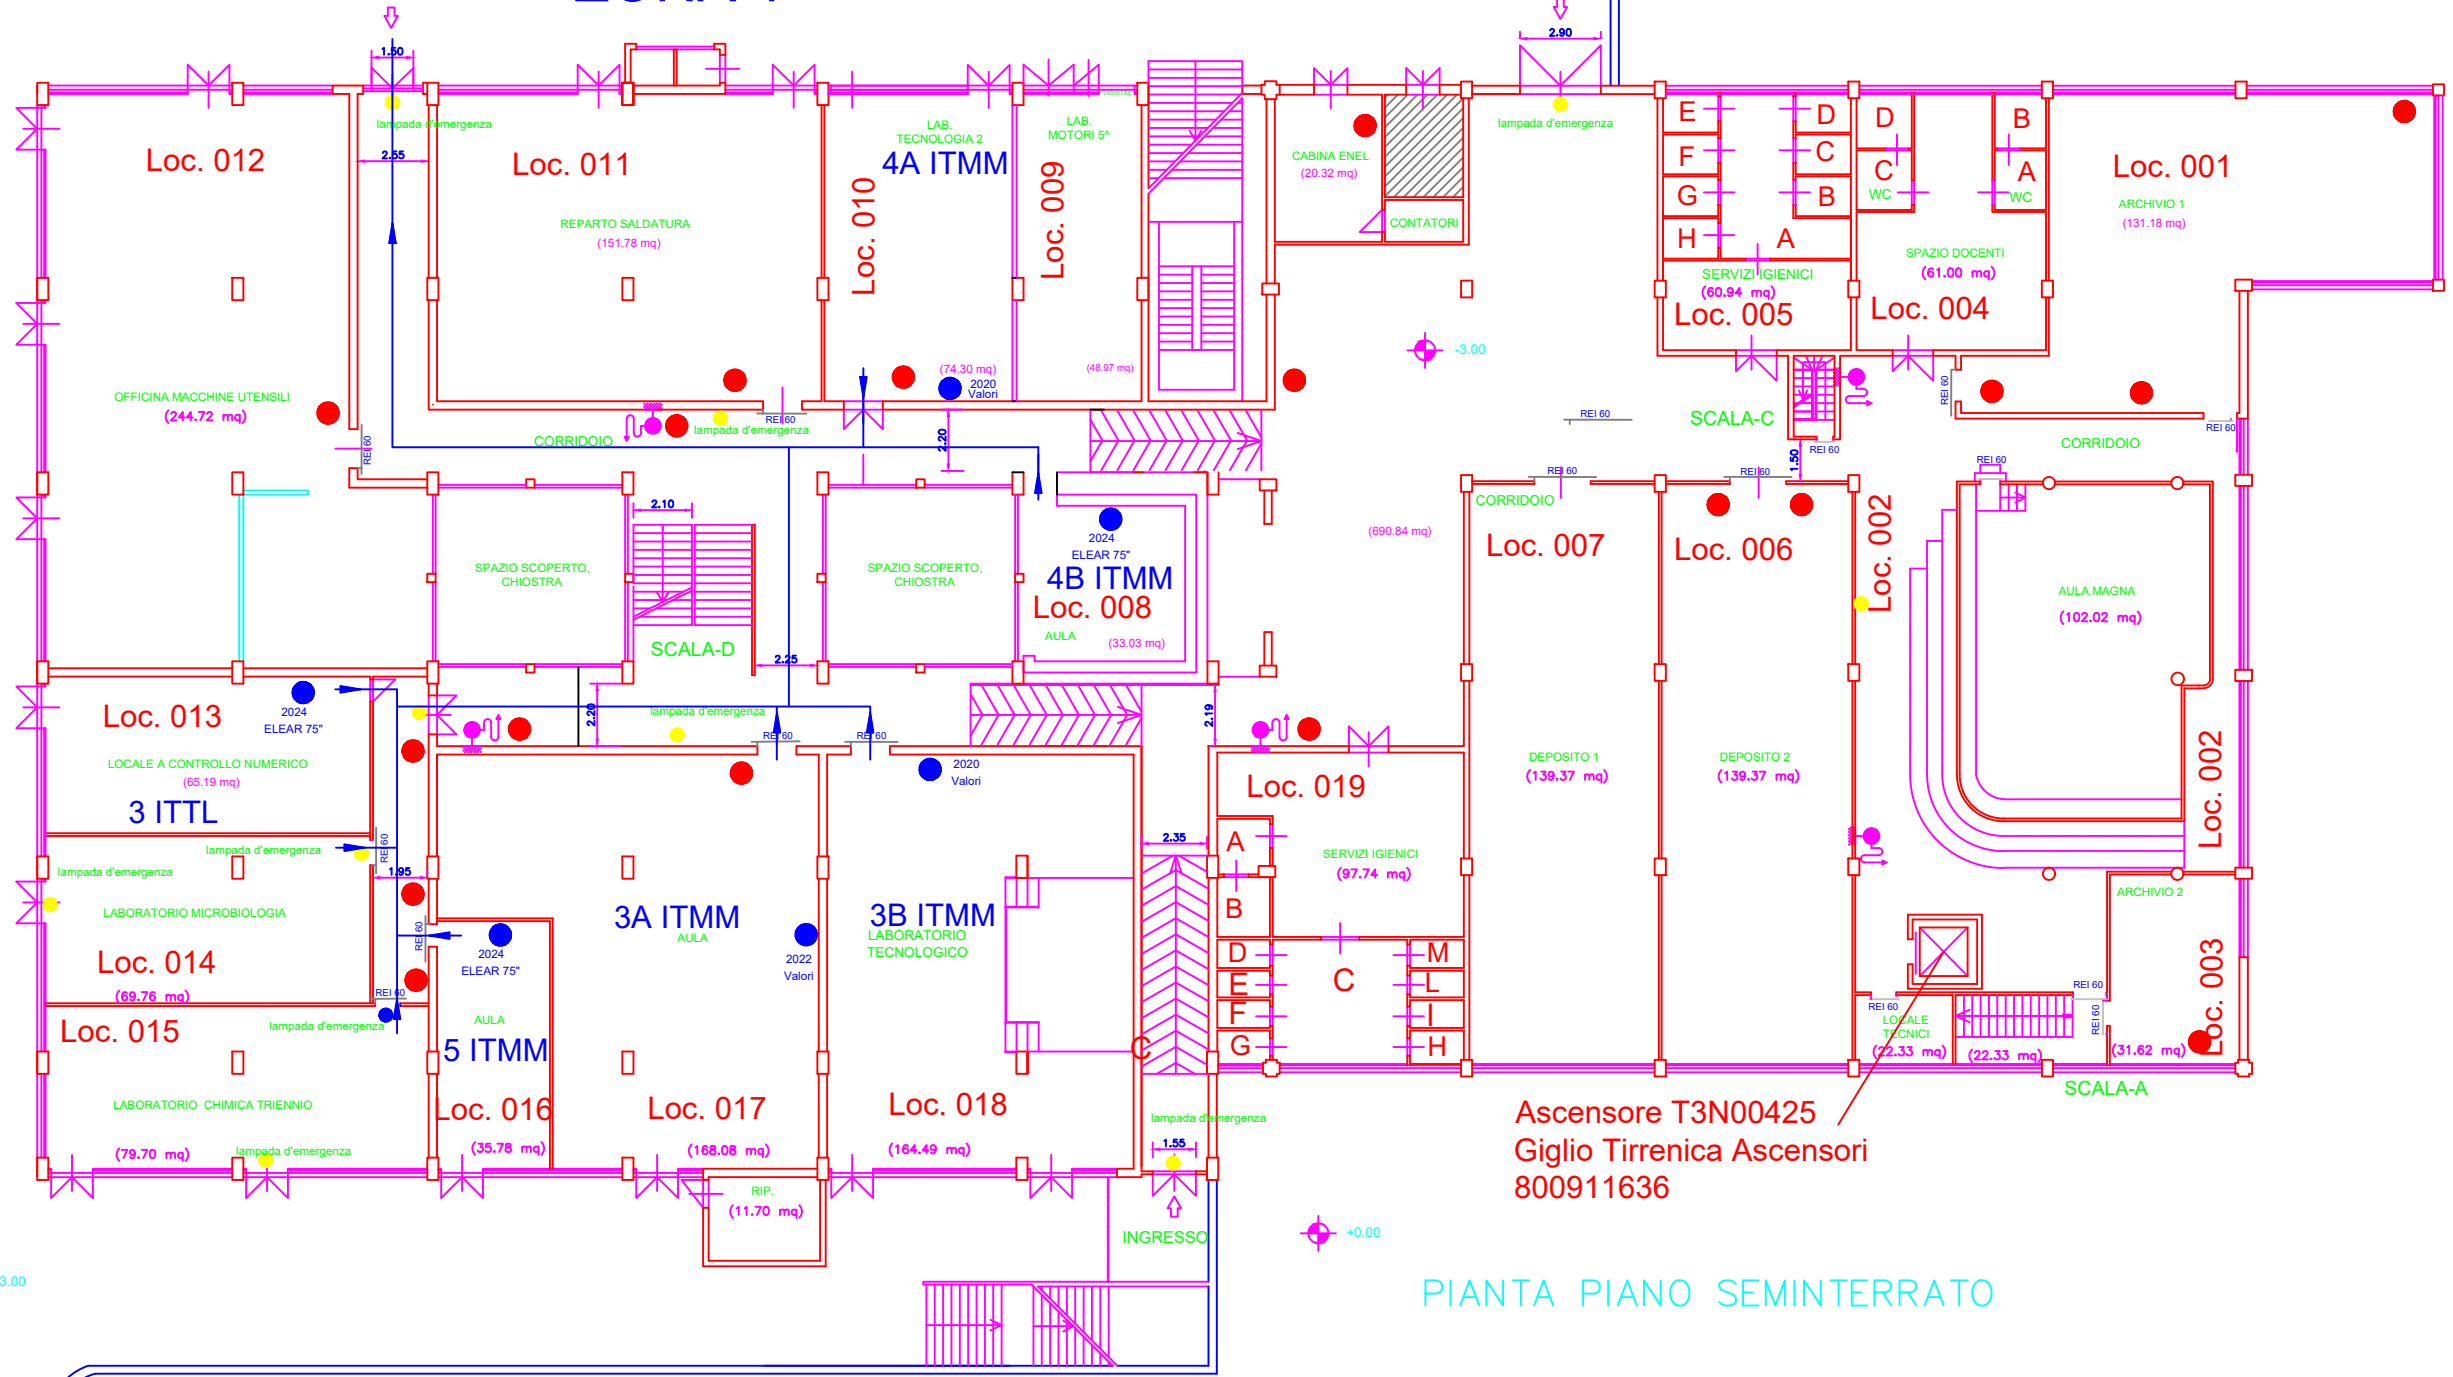

PIANTA PIANO SEMINTERRATO

(Scala 1:200)

Ascensore T3N00425
Giglio Tirrenica Ascensori
800911636

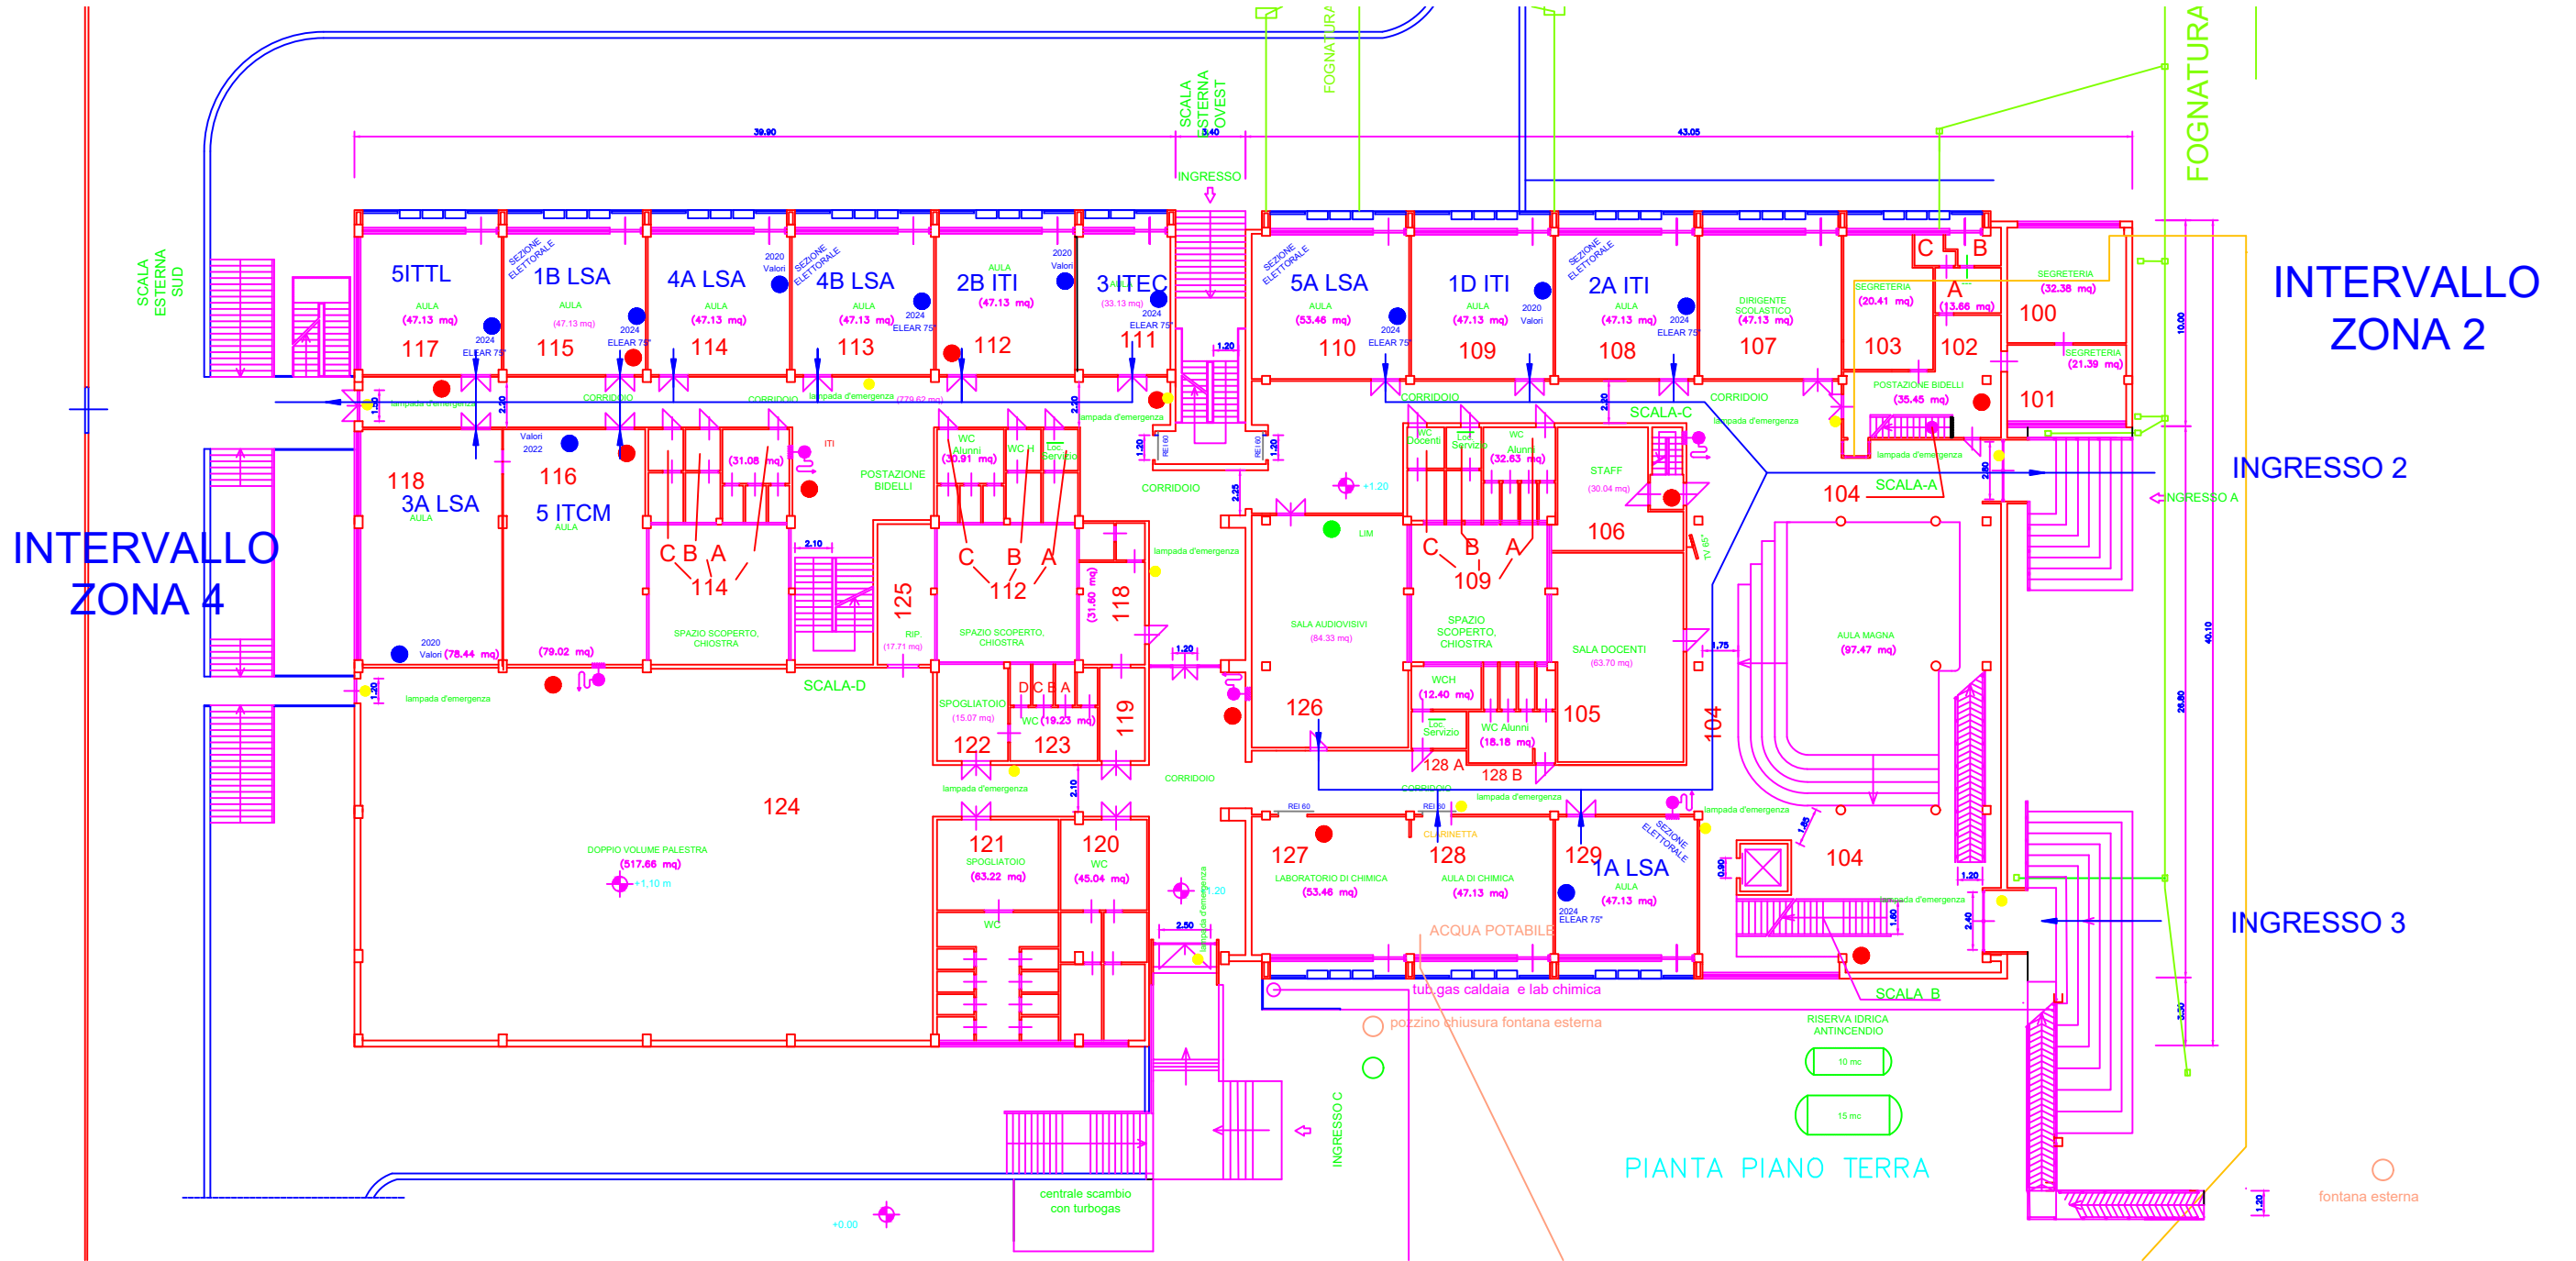

INTERVALLO
ZONA 2

INTERVALLO
ZONA 4

INGRESSO 2

INGRESSO 3

PIANTA PIANO TERRA

fontana esterna

+0.00

INGRESSO C

FOGNA TURA

FOGNA TURA

INGRESSO

INGRESSO A

INGRESSO A

SCALA ESTERNA SUD

SCALA ESTERNA OVEST

ACQUA POTABILE

tub. gas caldaia e lab chimica
pozzino chiusura fontana esterna

RISERVA IDRICA ANTINCENDIO

10 mc

15 mc

centrale scambio con turbogas

5 ITTL

1B LSA

4A LSA

4B LSA

2B ITI

3 ITEC

5A LSA

1D ITI

2A ITI

DIRIGENTE SCOLASTICO

103

102

100

101

118

3A LSA

116

5 ITCM

114

112

111

110

109

108

107

106

105

104

124

122

123

119

125

118

126

128 A

128 B

127

128

129

104

121

120

127

128

129

104

104

121

120

127

128

129

104

104

121

120

127

128

129

104

104

INTERVALLO ZONA 5

